
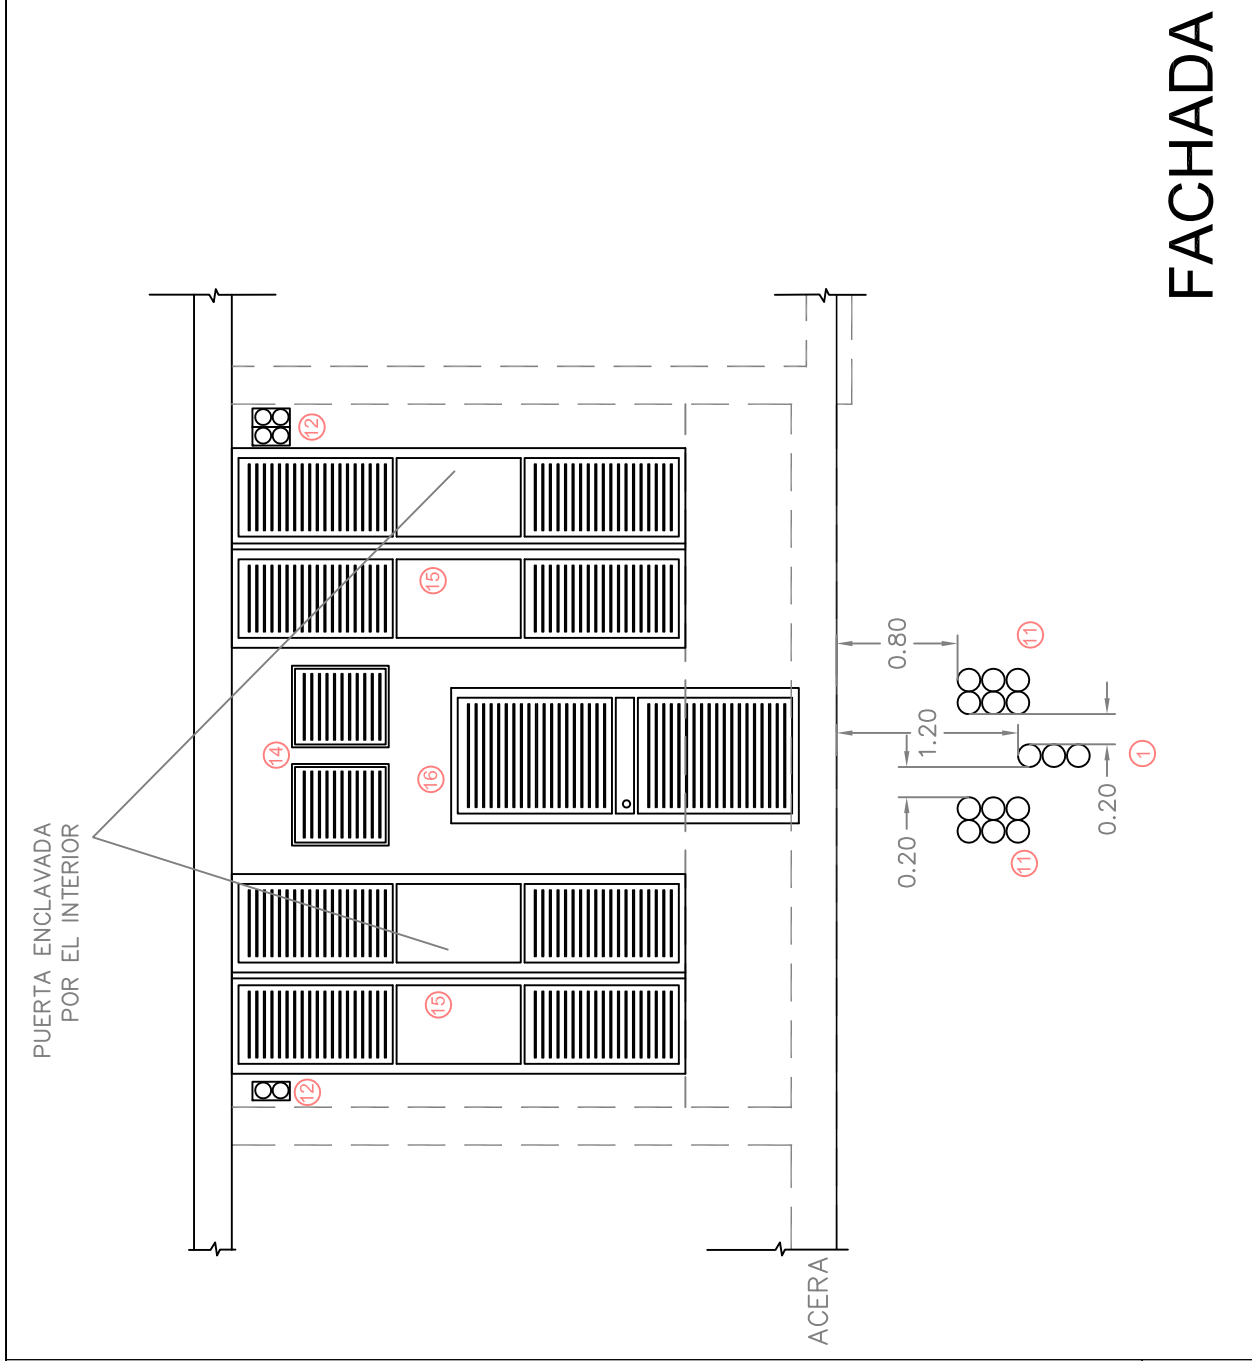
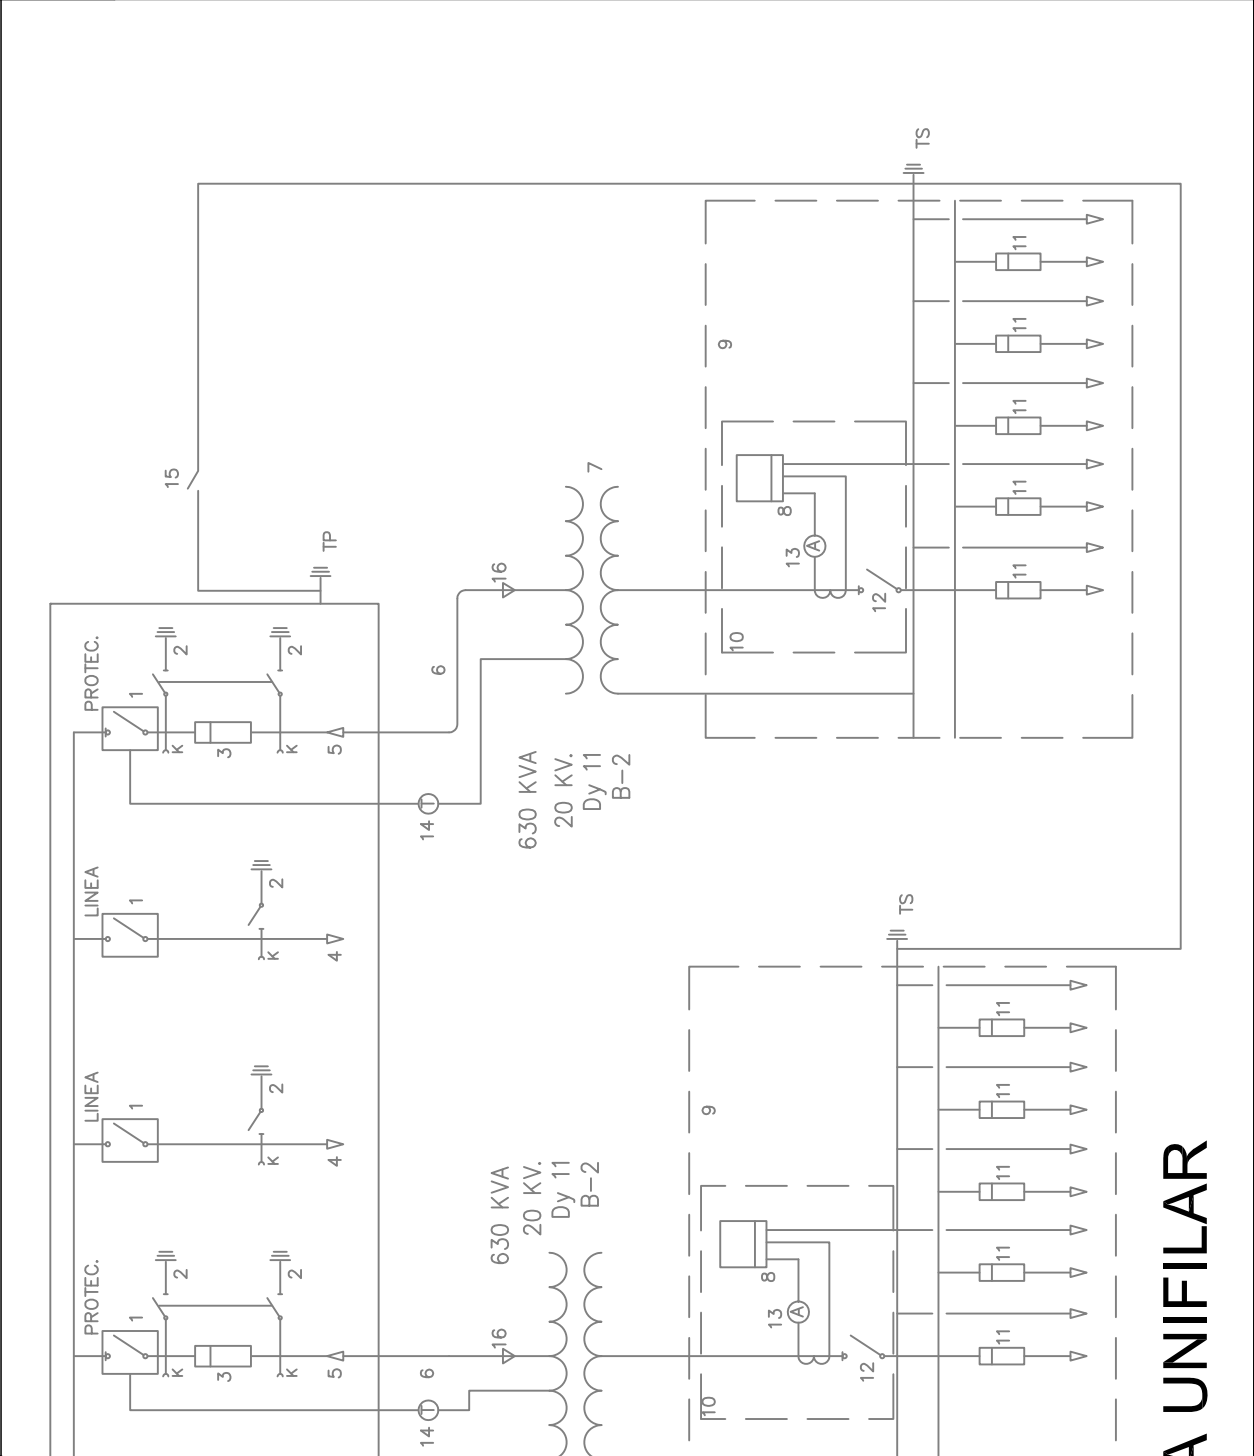


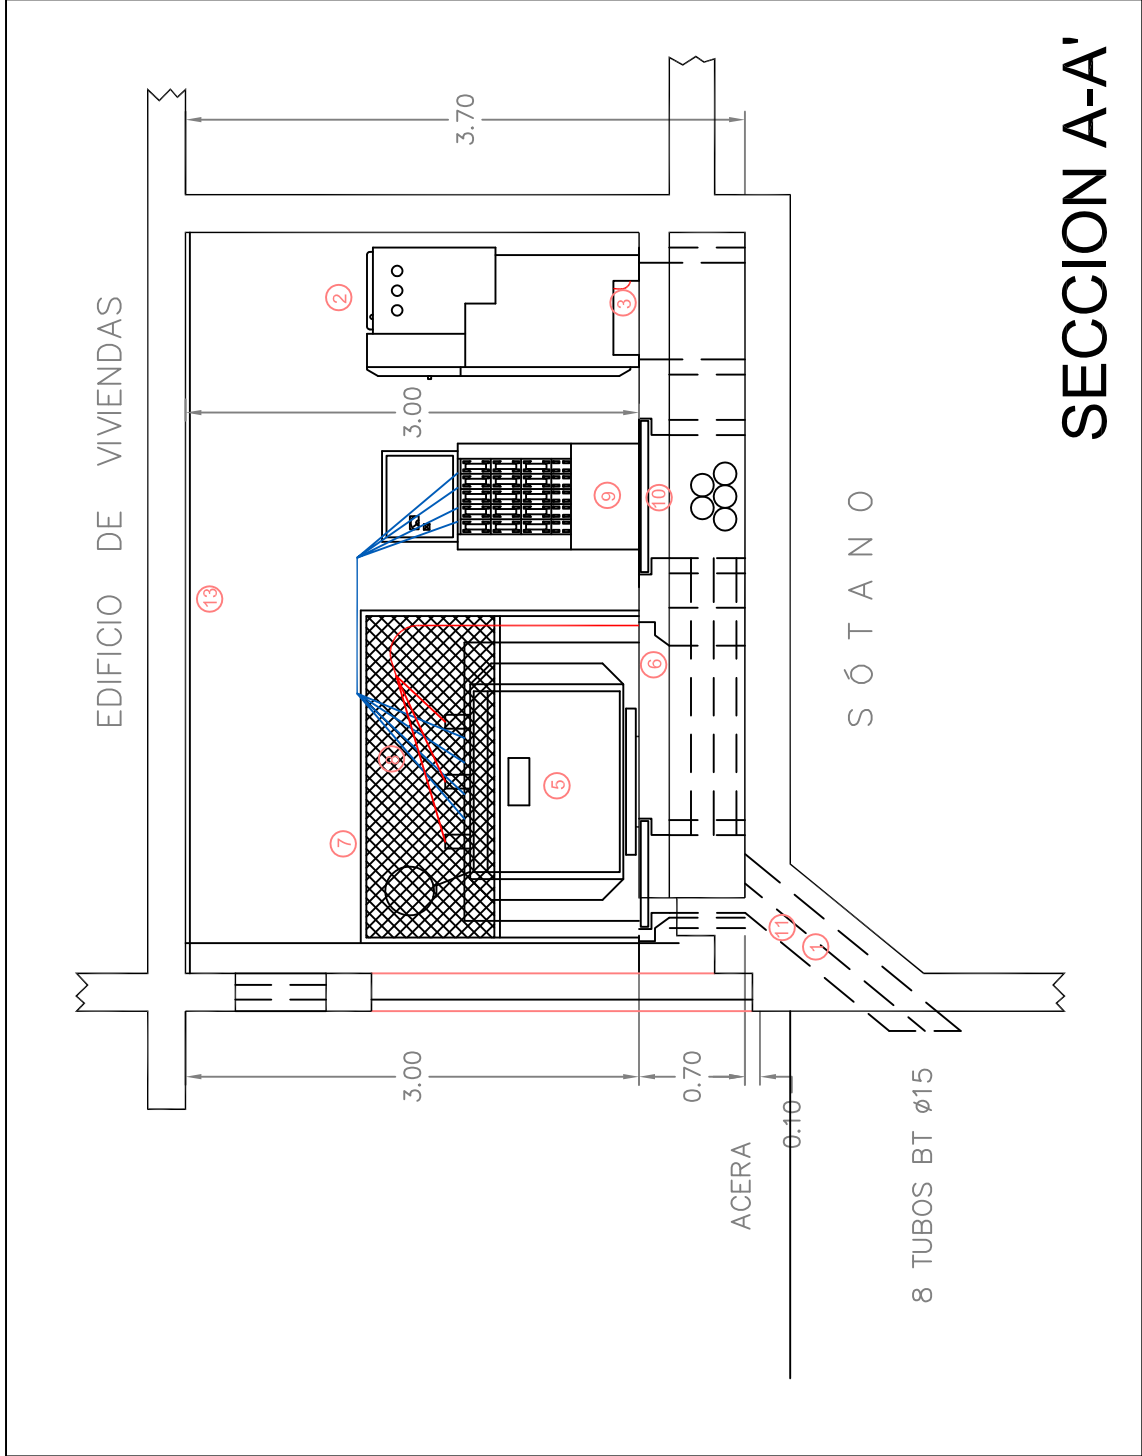

INSTALACIONES EN PROYECTO

1.- TUBOS ENTRADA MT PVC ø160 mm. EN EL SOTANO SE INSTALARÁ PLANCHA DE ACERO DE 4mm DE ESPESOR PARA LA PROTECCION MECÁNICA CON PLACAS AVISO RIESGO ELECTRICO.

2.- CELDA ONE-3L2P-FSF6-24.

3.- PUENTES MT CON CABLE HEPRZ1 12/20 kV. 3x1x50 mm” Al.

4.- TUBO PVC ø160mm PARA PUNTES MT.

5.- TRANSFORMADOR EN ACEITE 630 kVA 20.000/420 V B2, CON TACOS DE GOMA PARA EVITAR VIBRACIONES.

6.- FOSO APAGAFUEGOS CON REVESTIMIENTO ESTANCO. VOLUMEN MINIMO 648 LITROS.

7.- REJILLA DESMONTABLE PARA DEFENSA DEL TRAFÓ PARA FACILITAR LAS OPERACIONES DE MANTENIMIENTO.

8.- PUENTES BT CON CABLE RV 0.6/1 kV. 3x1x240+2x1x150 mm2 AL.

9.- CUADRO BAJA TENSION 5 SALIDAS 400 A. SEGUN NORMA NI. 50.4.02.

10.- ARQUETA ATARJEA METALICA REFORIZADA.

11.- TUBOS ENTRADA BT PVC ø160 mm. EN EL SOTANO SE INSTALARÁ PLANCHA DE ACERO DE 4mm DE ESPESOR PARA LA PROTECCION MECÁNICA CON PLACAS AVISO RIESGO ELECTRICO.

12.- TUBOS PARA ENTRADAS AREAS DE BT CON REJILLA DE PROTECCION.

13.- AISLAMIENTO TERMICO-AUSTICO EN TECHO CUMPLIENDO NORMA MT2.11.03.

14.- REJILLA DE VENTILACION ENCLAVADA DESDE EL INTERIOR, DE MANERA QUE PUEDA ABRIRSE PARA FACILITAR LAS OPERACOENS DE MANTENIMIENTO.

15.- PUERTA DEL TRANSFORMADOR DE ACER GALVANIZADO SIN CERRADURA NORMALIZADA Y CON ENCLAVAMIENTO INTERIOR DE FACIL APERTURA.

16.- PUERTA DE ACCESO DE PERSONAL DE ACERO GALVAIZADO CON CERRADURA NORMALIZADA.

NOTA:

- EL FORIADO DEL PAVIMENTO DEBERA AGUANTAR UNA SOBRECARGA MOVIL DE 3000 kg/m2 EN LA ZONA DE RODADURA Y DE 600 kg/m2 EN EL RESTO DEL SUELO.

- LA PLANTA PRIMERA DEL EDIFICIO DE VIVENDAS SE ENCUENTRALBRE DE COCINAS Y CUARTOS DE BAÑO EN LA ZONA DEL LOCAL DEL CT.

PROYECTO:

UN CENTRO DE TRANSFORMACIÓN EN EDIFICIO DE VIVIENDAS CON SOTANO DENOMINADO "MÚSICO JOSE ITURBI" ALIMENTADO POR LA LINEA EXISTENTE; POR CAMBIO DE UBICACIÓN DESDE LA CALLE ESPADA, 8 A LA CALLE MÚSICO JOSE ITURBI, 16 DEL TÉRMINO MUNICIPAL DE VALENCIA.

PLANO:

PLANTA-ALZADO-SECCIONES

SITUACIÓN:

Unidad de Ejecución 1 del PEPRI del barrio de la SEU-XEREA

PROMOTOR:

Urbanizadora XEREA s.l.

ESCALA:

1/500

Nº PLANO

CT3

INGENIERO SUPERIOR INDUSTRIAL:

Federico Vidal Rolfo